


← RUA XV DE NOVENBRO

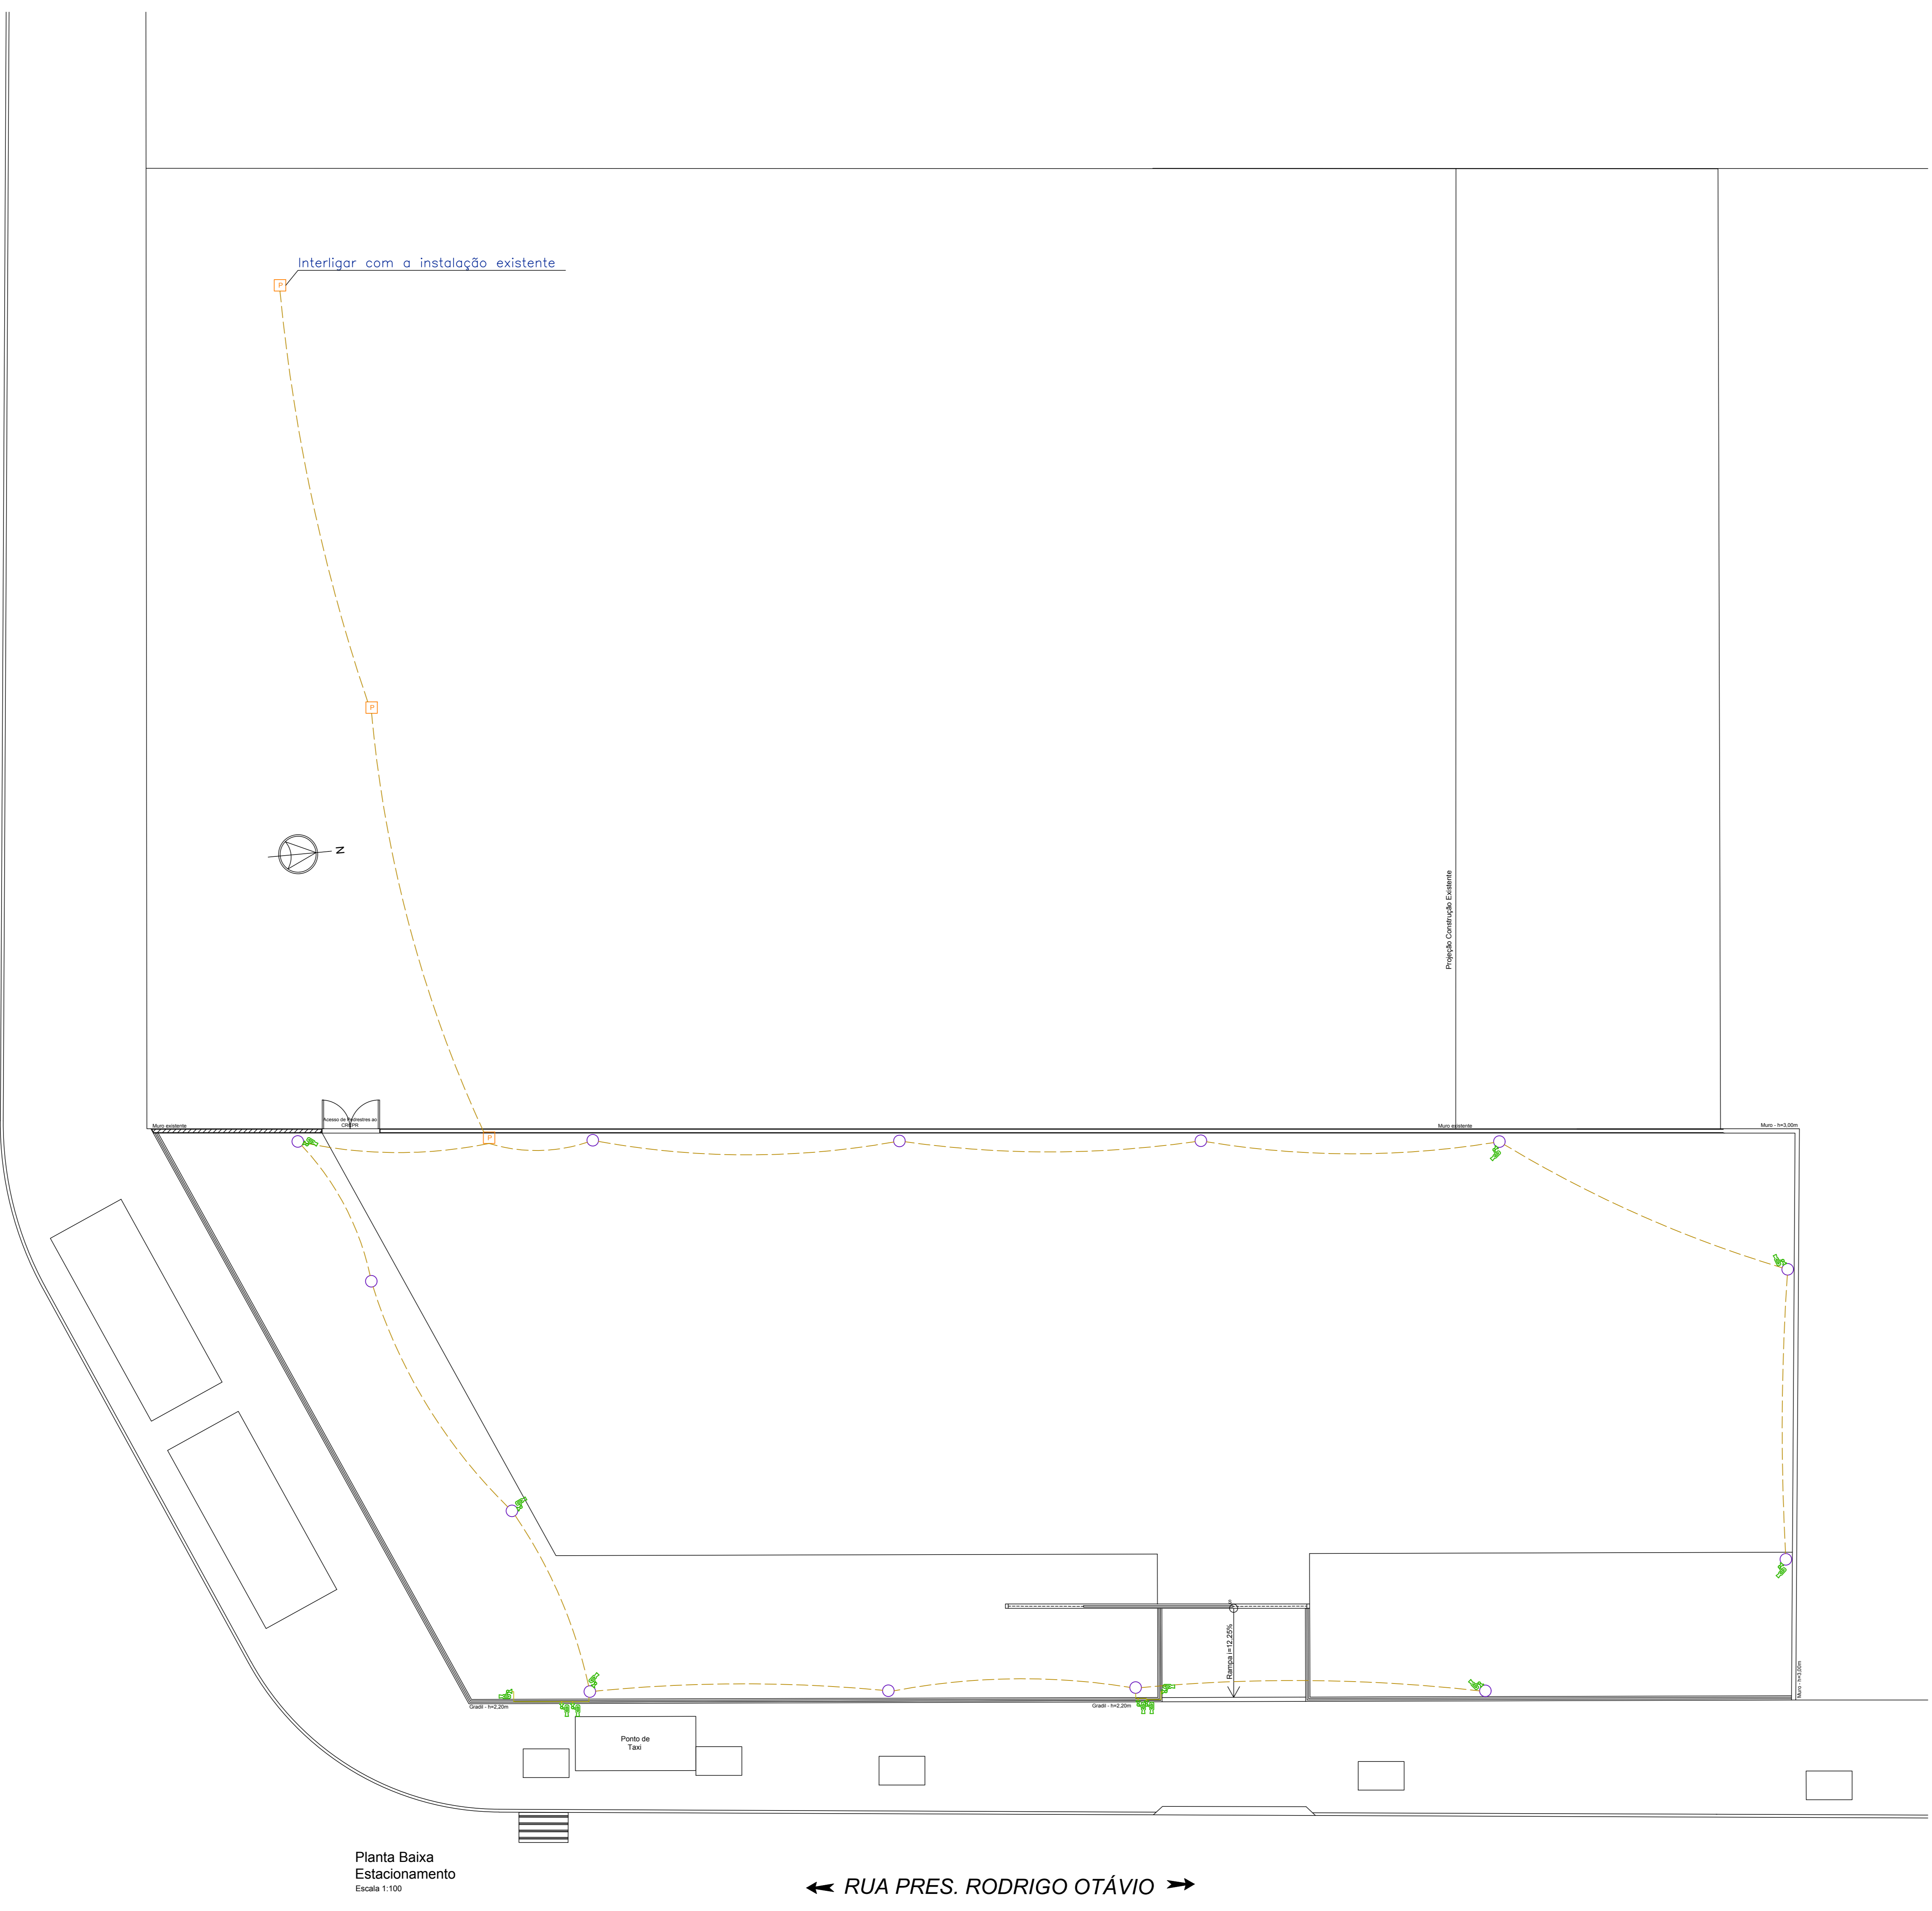

Planta Baixa
Estacionamento
Escala 1:100

← RUA PRES. RODRIGO OTÁVIO →

LEGENDA:

- Poste de iluminação
- Câmera de Vídeo HDCV 1080p
- Caixa de passagem no piso
- Eletroduto na parede
- Eletroduto no Piso

REV.	DESCRIÇÃO	DATA	RESPONSÁVEL
02	REVISÃO	03/07/2018	R.H.
01	REVISÃO	16/05/2018	R.H.
00	EMISSÃO INICIAL	09/02/2018	R.H.



Contratante: CONSELHO REGIONAL DE CONTABILIDADE DO PARANÁ - CRCPR
 Projeto: ESTACIONAMENTO SEDE CRCPR
 Endereço: Rua XV de Novembro, 3003 - Alto da Rua XV - Curitiba/PR
 Título do Folho: PLANTA BAIXA - LOCAÇÃO CÂMERAS
 Desenho R.H. | Verific. R.H. | Arquivo TW-114-CRPR-ESTAC-CAM-EXE-RO2.dwg
 Autoria Proj/Arq. Tatiane Grecco Wagner | CAU: A37536-5
 Resp. Proj. Arq. Tatiane Grecco Wagner | CAU: A37536-5
 Rua 9 de Junho, nº 1723 - Centro - Arapongas/PR - Fone: 3335-5500 | 3114-1370 | 3301-4382